


RZUT DACHU

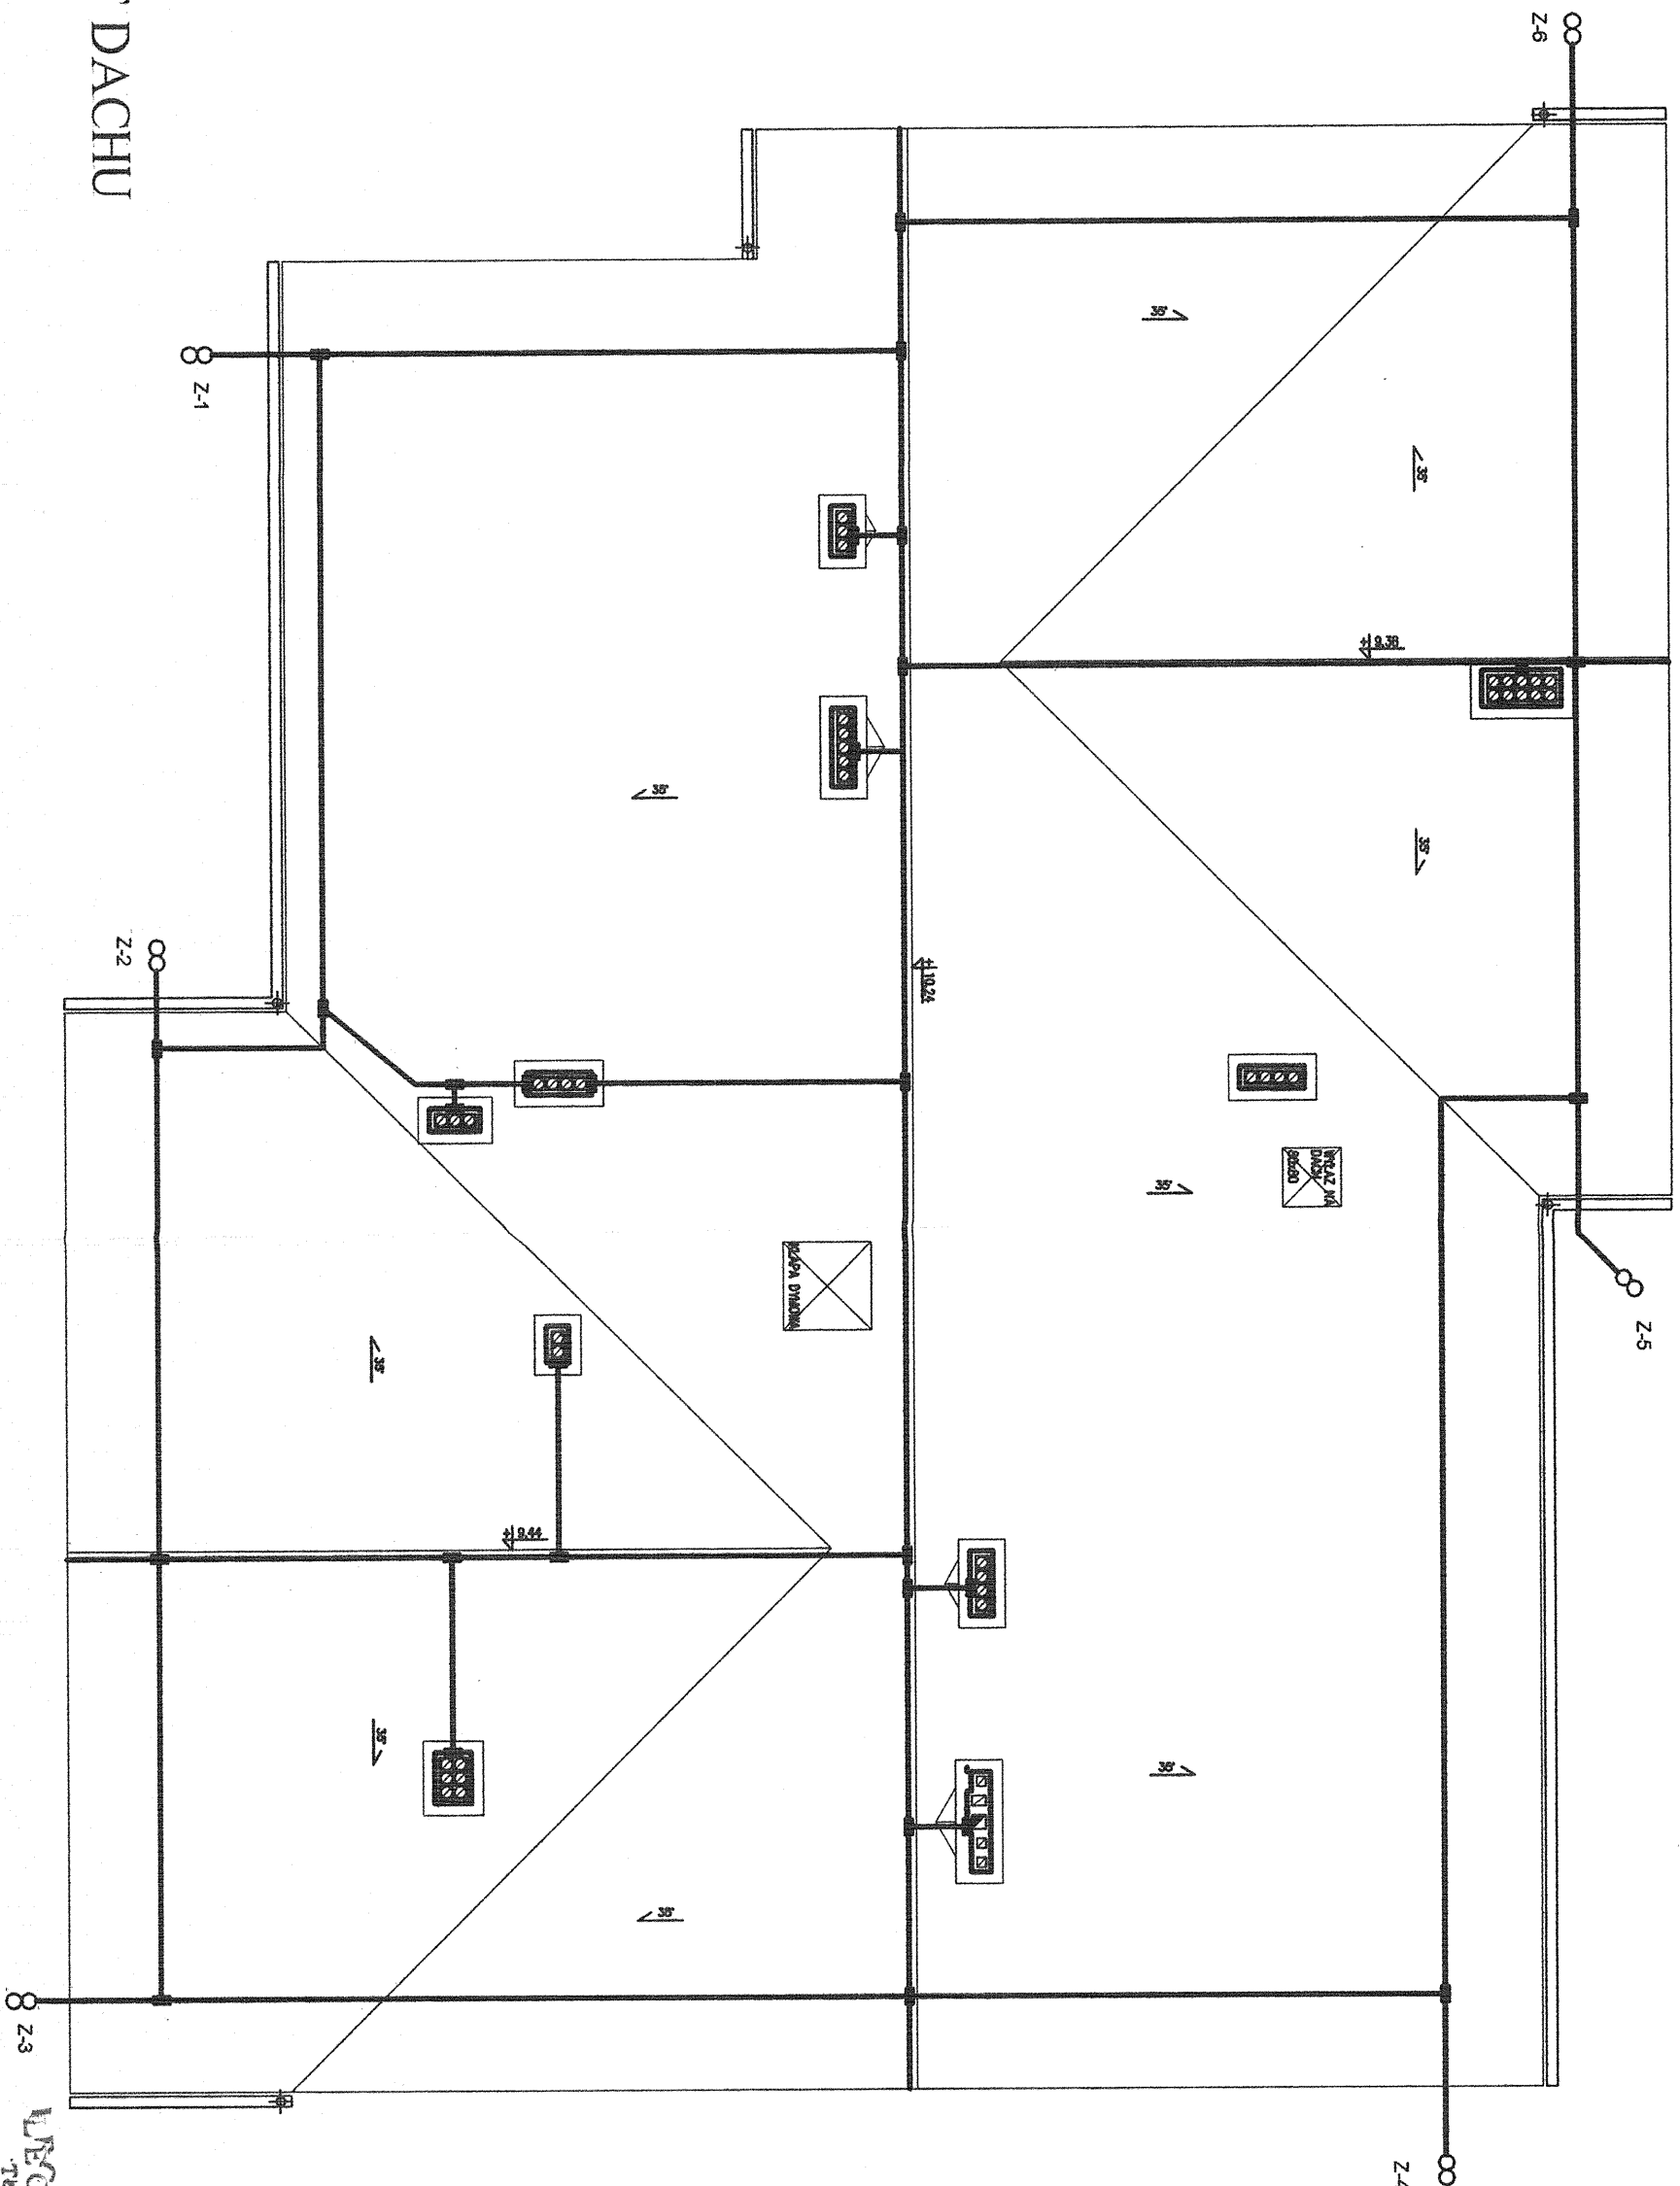

- UWAGI:**
1. Zwęcd poziomy na kominach wykonać przewodem DFe/Zn fi 8mm
 2. Przewody odprowadzające DFe/Zn fi 8 mm w rurze RL 18 pt
 3. Wentylatory podłączyc przez przewę iskrową
 4. Uszom otokowy - istniejący płaskownik Fe/Zn 25x4mm
 5. Całość prac wykonać zgodnie z PN-86/E-05003

<p>AUTORZY PROJEKTU: mgr inż. Janusz Polek</p>		<p>PRACOWNIA PROJEKTOWA ELLPOL NOWY SĄCZ ul. KOŚCIUSZKI 1, tel. (0 pnr 16) 4407035</p>	
<p>OBJEKT: Przeb. ze zmianą konstr. dachu istn. bud. na przedszkole i bibliotekę - Kamionka Wielka dz. nr 1942/1 i 1942/2</p>	<p>ADRES: PROJEKT BUDOWLANY</p>	<p>TRESC RYSUNKU: Instalacja odgromowa - RZUT DACHU</p>	<p>DATA: 12.2008</p>
<p>NR REJ.: 11808</p>	<p>SKALA: 1:100</p>	<p>NUMER RYSUNKU: 5</p>	

WYCH. PRYWAT
Tech. Prac.
Nr. 111-03-25/06